



08 PLANTA BAIXA - SANITÁRIOS
ESCALA 1:25

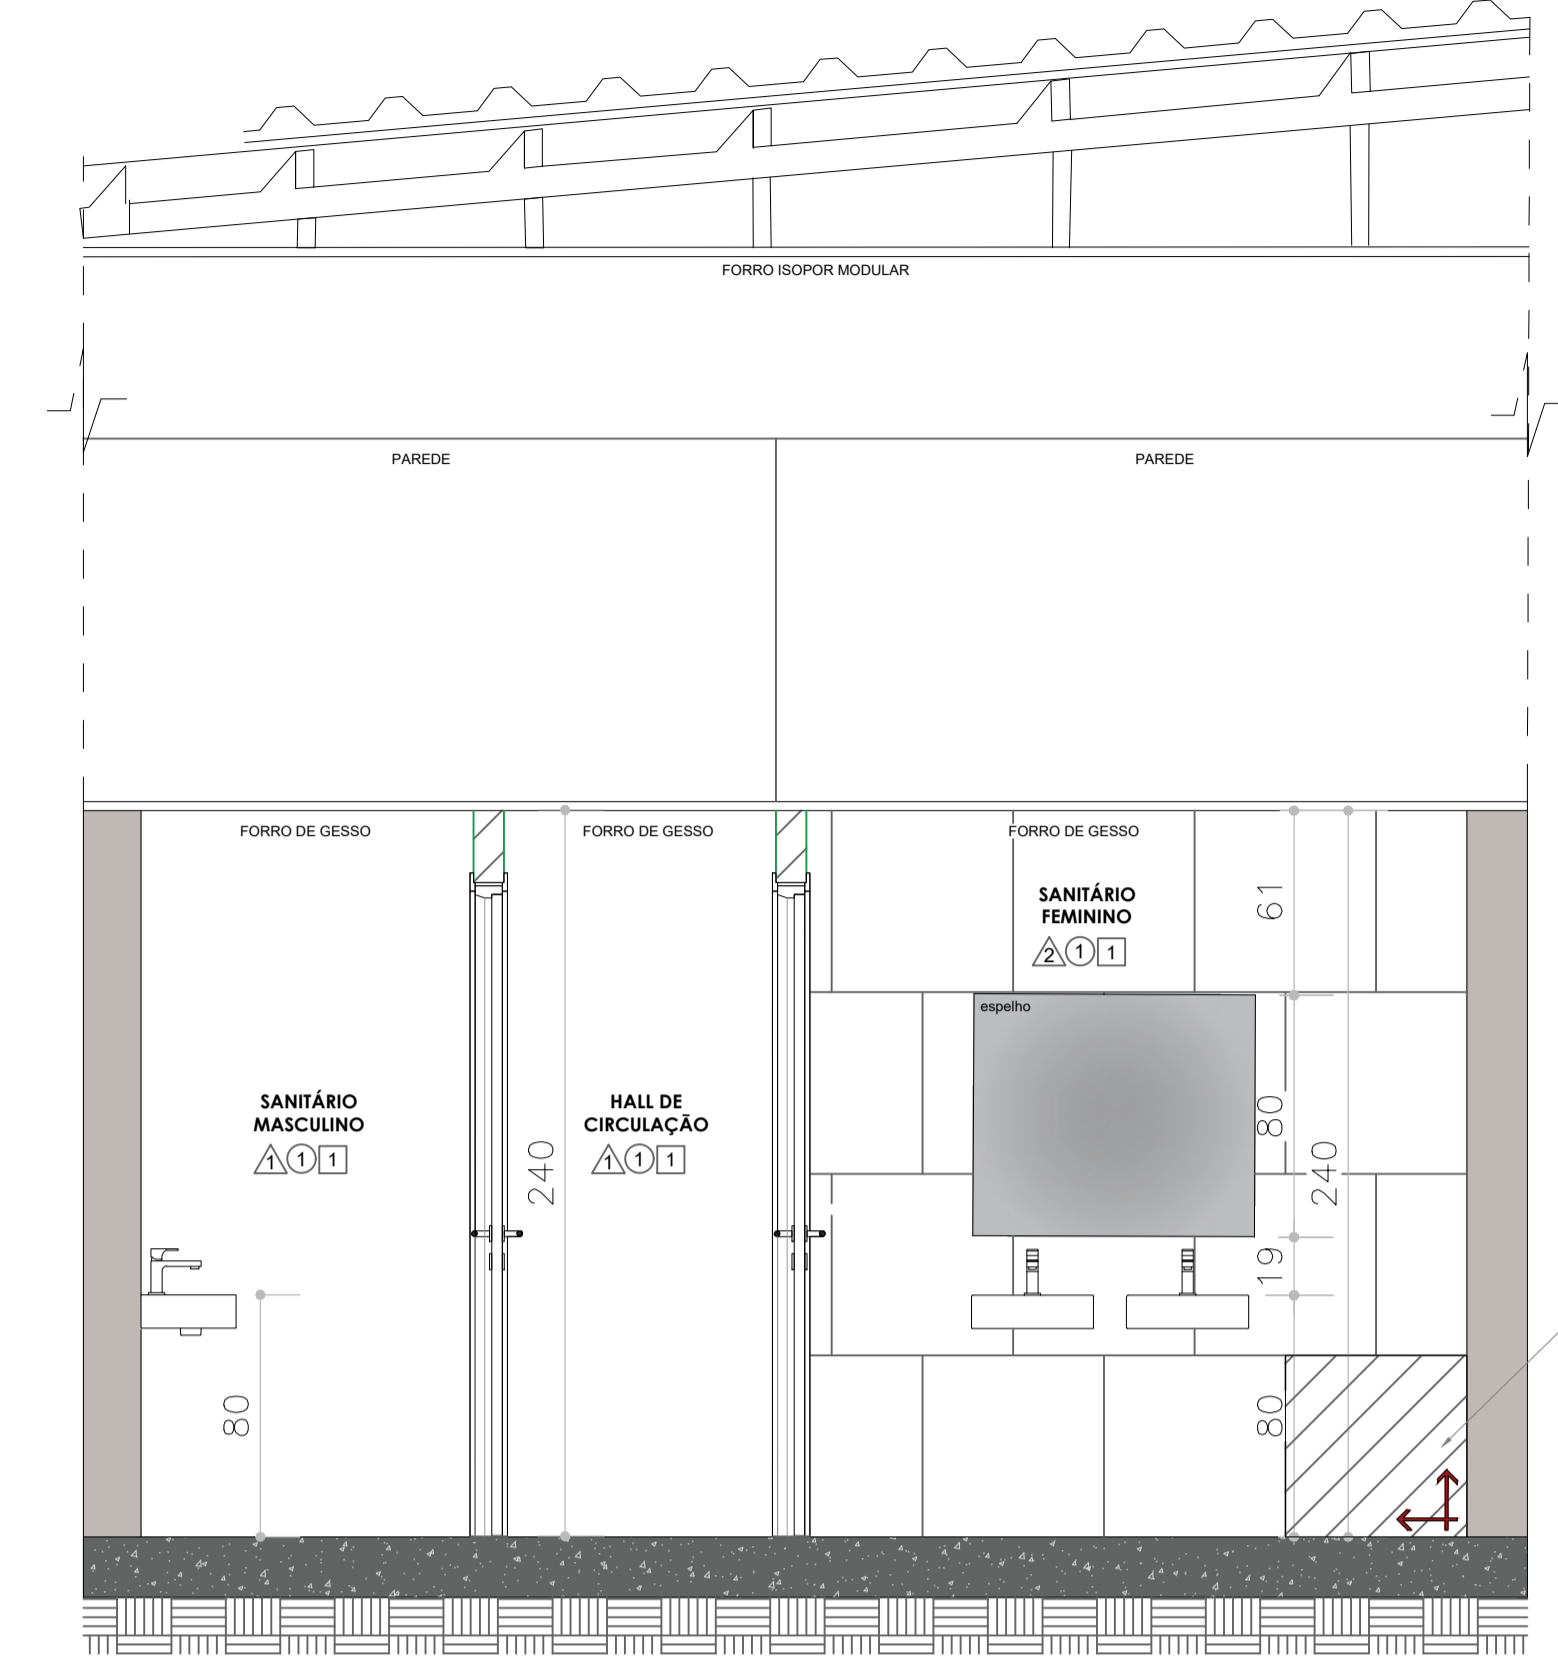

13 CORTE E-E
ESCALA 1:25

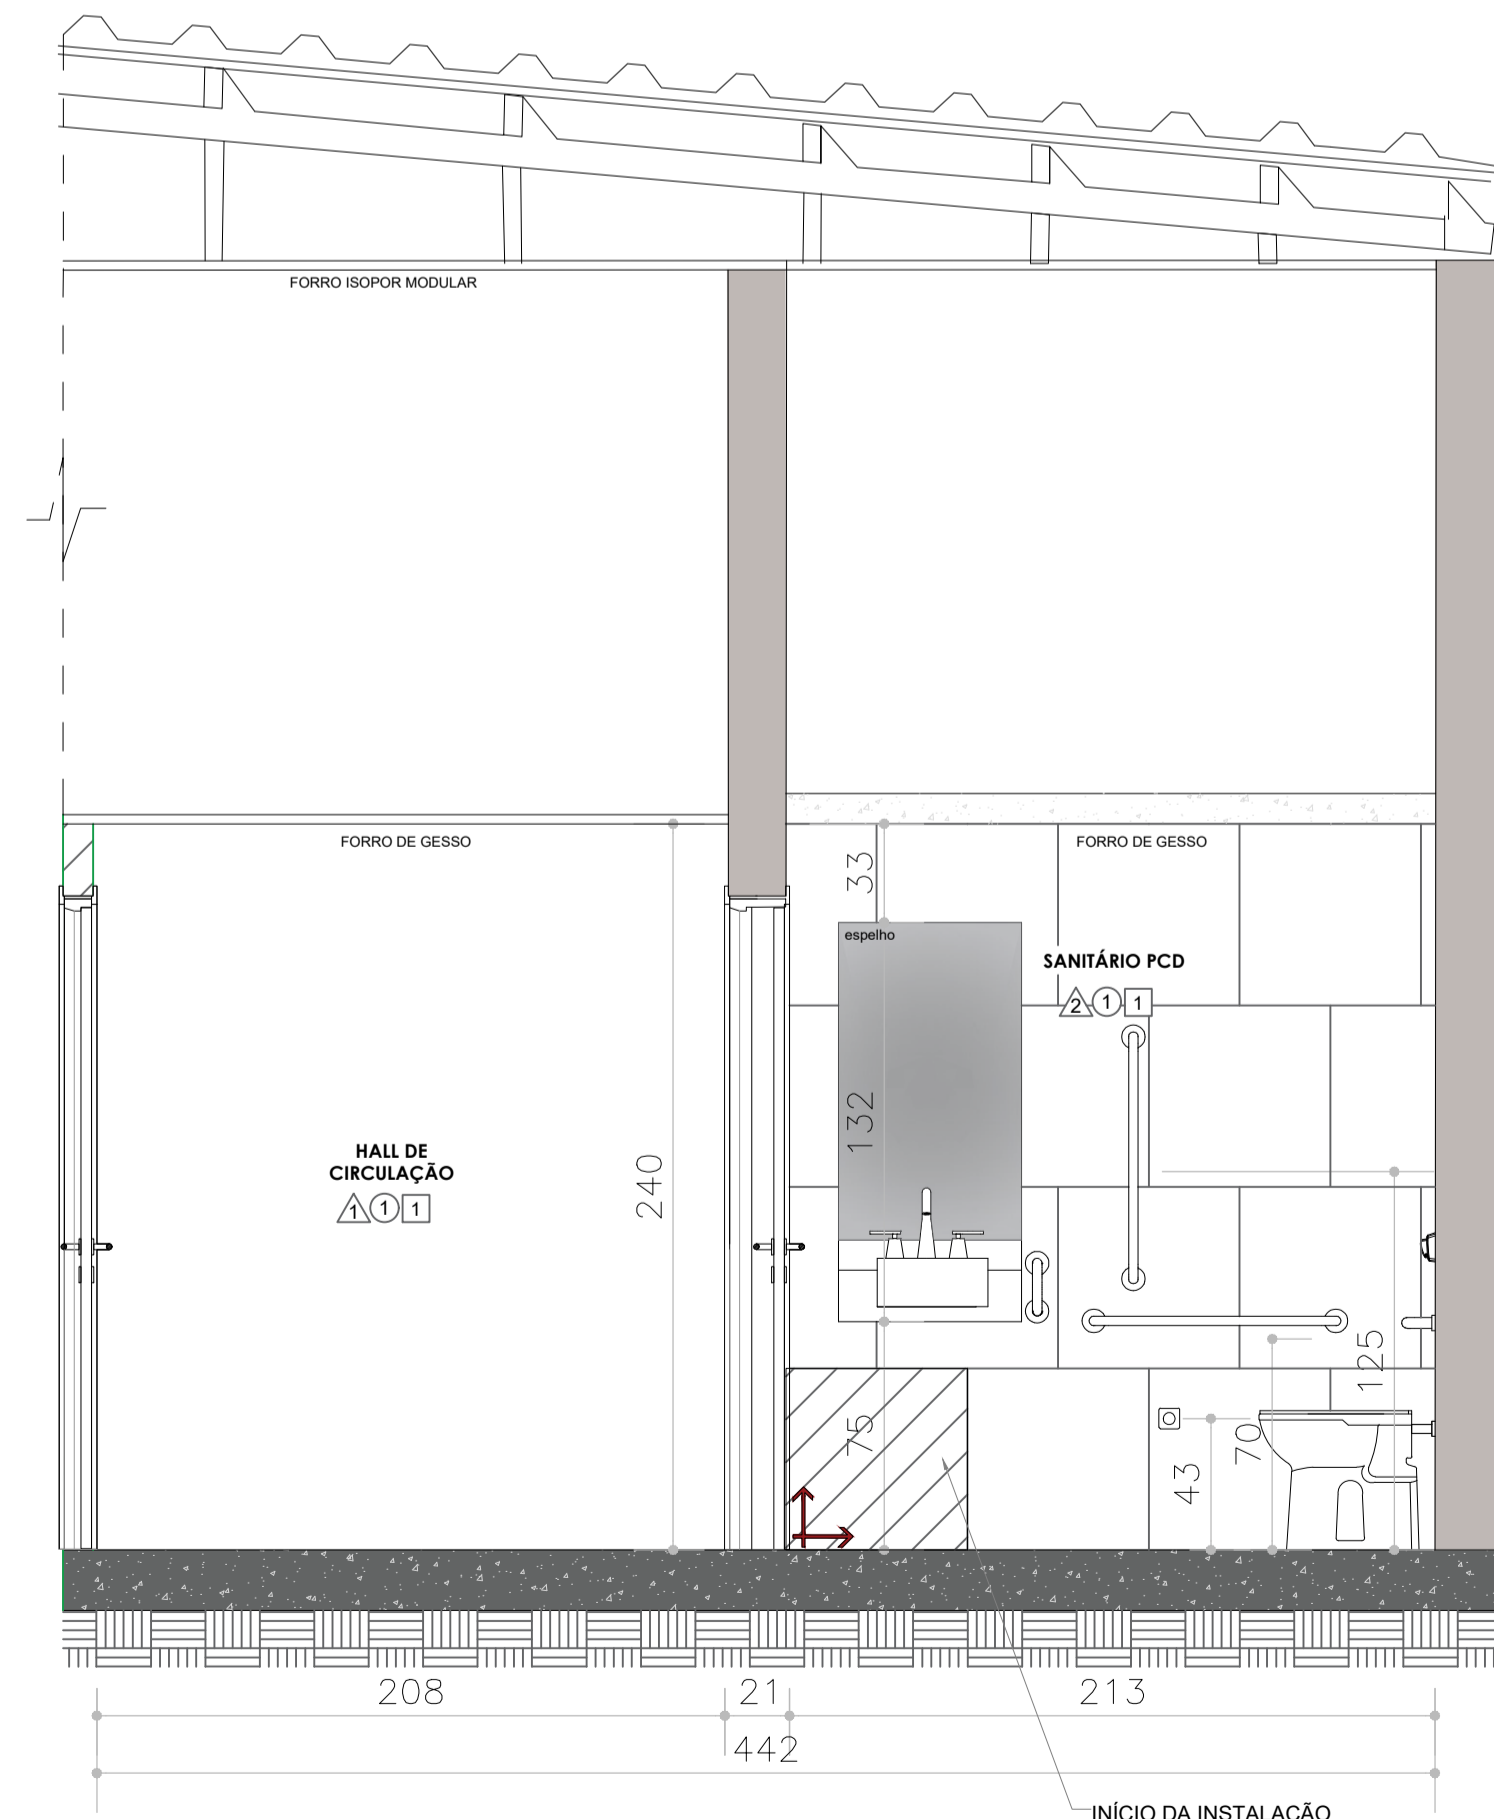

14 CORTE F-F
ESCALA 1:25

TABELA ACABAMENTOS	
PISO	
Nº/SÍMBOLO	DESCRIÇÃO
1	PORCELANATO 60X60 CM
PAREDE	
Nº/SÍMBOLO	DESCRIÇÃO
1	PINTURA ACRÍLICA SOBRE MASSA CORRIDA - COR BRANCA
2	CERÂMICA BRANCA 60X60CM
FORRO/TETO	
Nº/SÍMBOLO	DESCRIÇÃO
1	FORRO DE GESSO ACARTONADO COM EMASSAMENTO E PVA (LÁTEX)
2	FORRO EXISTENTE

RGSE PROJETOS E ENGENHARIA
PROJETOS E ENGENHARIA LTDA.
 Parque Domingos Luis, 207 - Jd São Paulo, São Paulo - SP
 CNPJ 08.880.696/0001-60 CREA 038.07.24

CLIENTE: PREFEITURA MUNICIPAL DE RIO GRANDE DA SERRA	PROJETO: CENTRO DO ESPECIALIDADES MÉDICAS - CEME	AV. DOM PEDRO ESQUINA COM A RUA VENÂNCIO ORSINI BAIRRO - CENTRO - RIO GRANDE DA SERRA / SP	ETAPA: PROJETO BÁSICO DE ARQUITETURA	PLANTA BAIXA E CORTE - DETALHAMENTO DE ÁREAS MOLHADAS	RESPONSÁVEL TÉCNICO: CINTIA HARUMI SICTO	DATA: 28/02/2024	REVISÃO: 01	REVISOR: MARINA SUHETT	ESCALA: 1:25	REVISÃO: 00
--	--	--	--------------------------------------	---	--	------------------	-------------	------------------------	--------------	-------------