


**Cobertura SPDA**

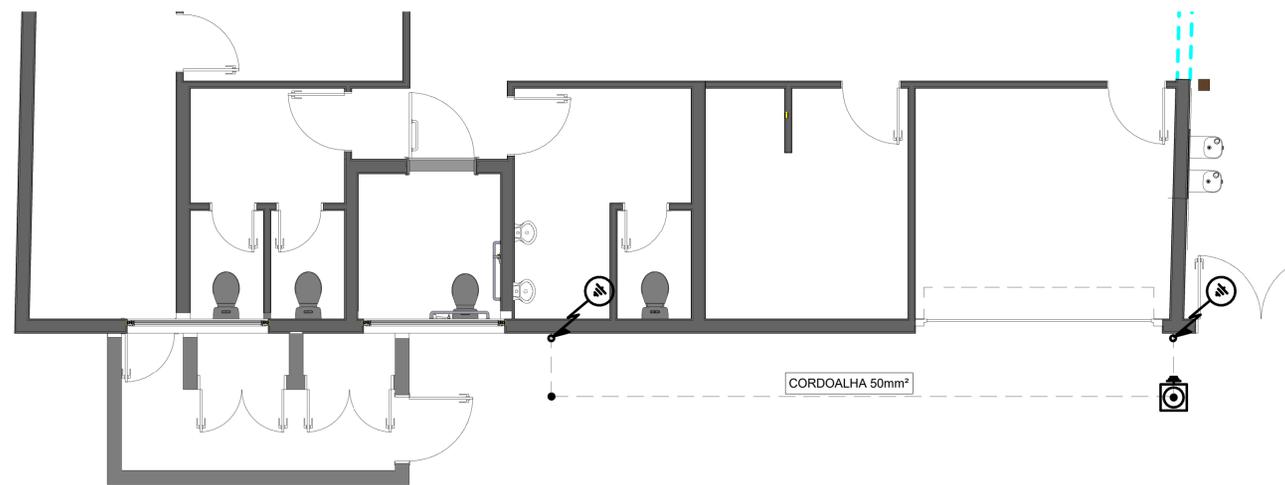

**Térreo SPDA**

	CAIXA DE INSPEÇÃO
	DESCIDA EXTERNA VIA FITA DE ALUMÍNIO
	TERMINAL AÉREO
	PONTO DE CONEXÃO (SOLDA EXOTERMICA)

**Legenda SPDA**

**RGSE** PROJETOS E ENGENHARIA  
 PROJETO E ENGENHARIA LTDA  
 Rua Rubi 101 - Jd. dos Comarcos - Barueri - SP  
 CNPJ 38.880.674/0001-40 CREA 038.07.24

CLIENTE: PREFEITURA MUNICIPAL DE RIO GRANDE DA SERRA	FOLHA: <b>B04</b>
PROJETO: CENTRO DO ESPECIALIDADES MÉDICAS - CEME AV. DOM PEDRO ESQUINA COM A RUA VENÂNCIO ORSINI BAIRRO - CENTRO - RIO GRANDE DA SERRA / SP	
ETAPA: PROJETO BÁSICO DE ELÉTRICA PLANTA BAIXA - TERREO CIRCUITOS GERAIS	

REVISÃO: 00	DATA: JUNHO/2024	DESCRIÇÃO: EMISSÃO INICIAL	ARQ: PB-RGS-CEME-ELE-PLA-FLO4_06-REV00	RESPONSÁVEL TÉCNICO: CINTIA HARUMI SICTO	CREA: 5061006491	AR: 26/20241075720	DESENHO: CLEVERSON LEMOS	ASS:	ESCALA: 1:50	REVISÃO: 00
-------------	------------------	----------------------------	--	--	------------------	--------------------	--------------------------	------	--------------	-------------